




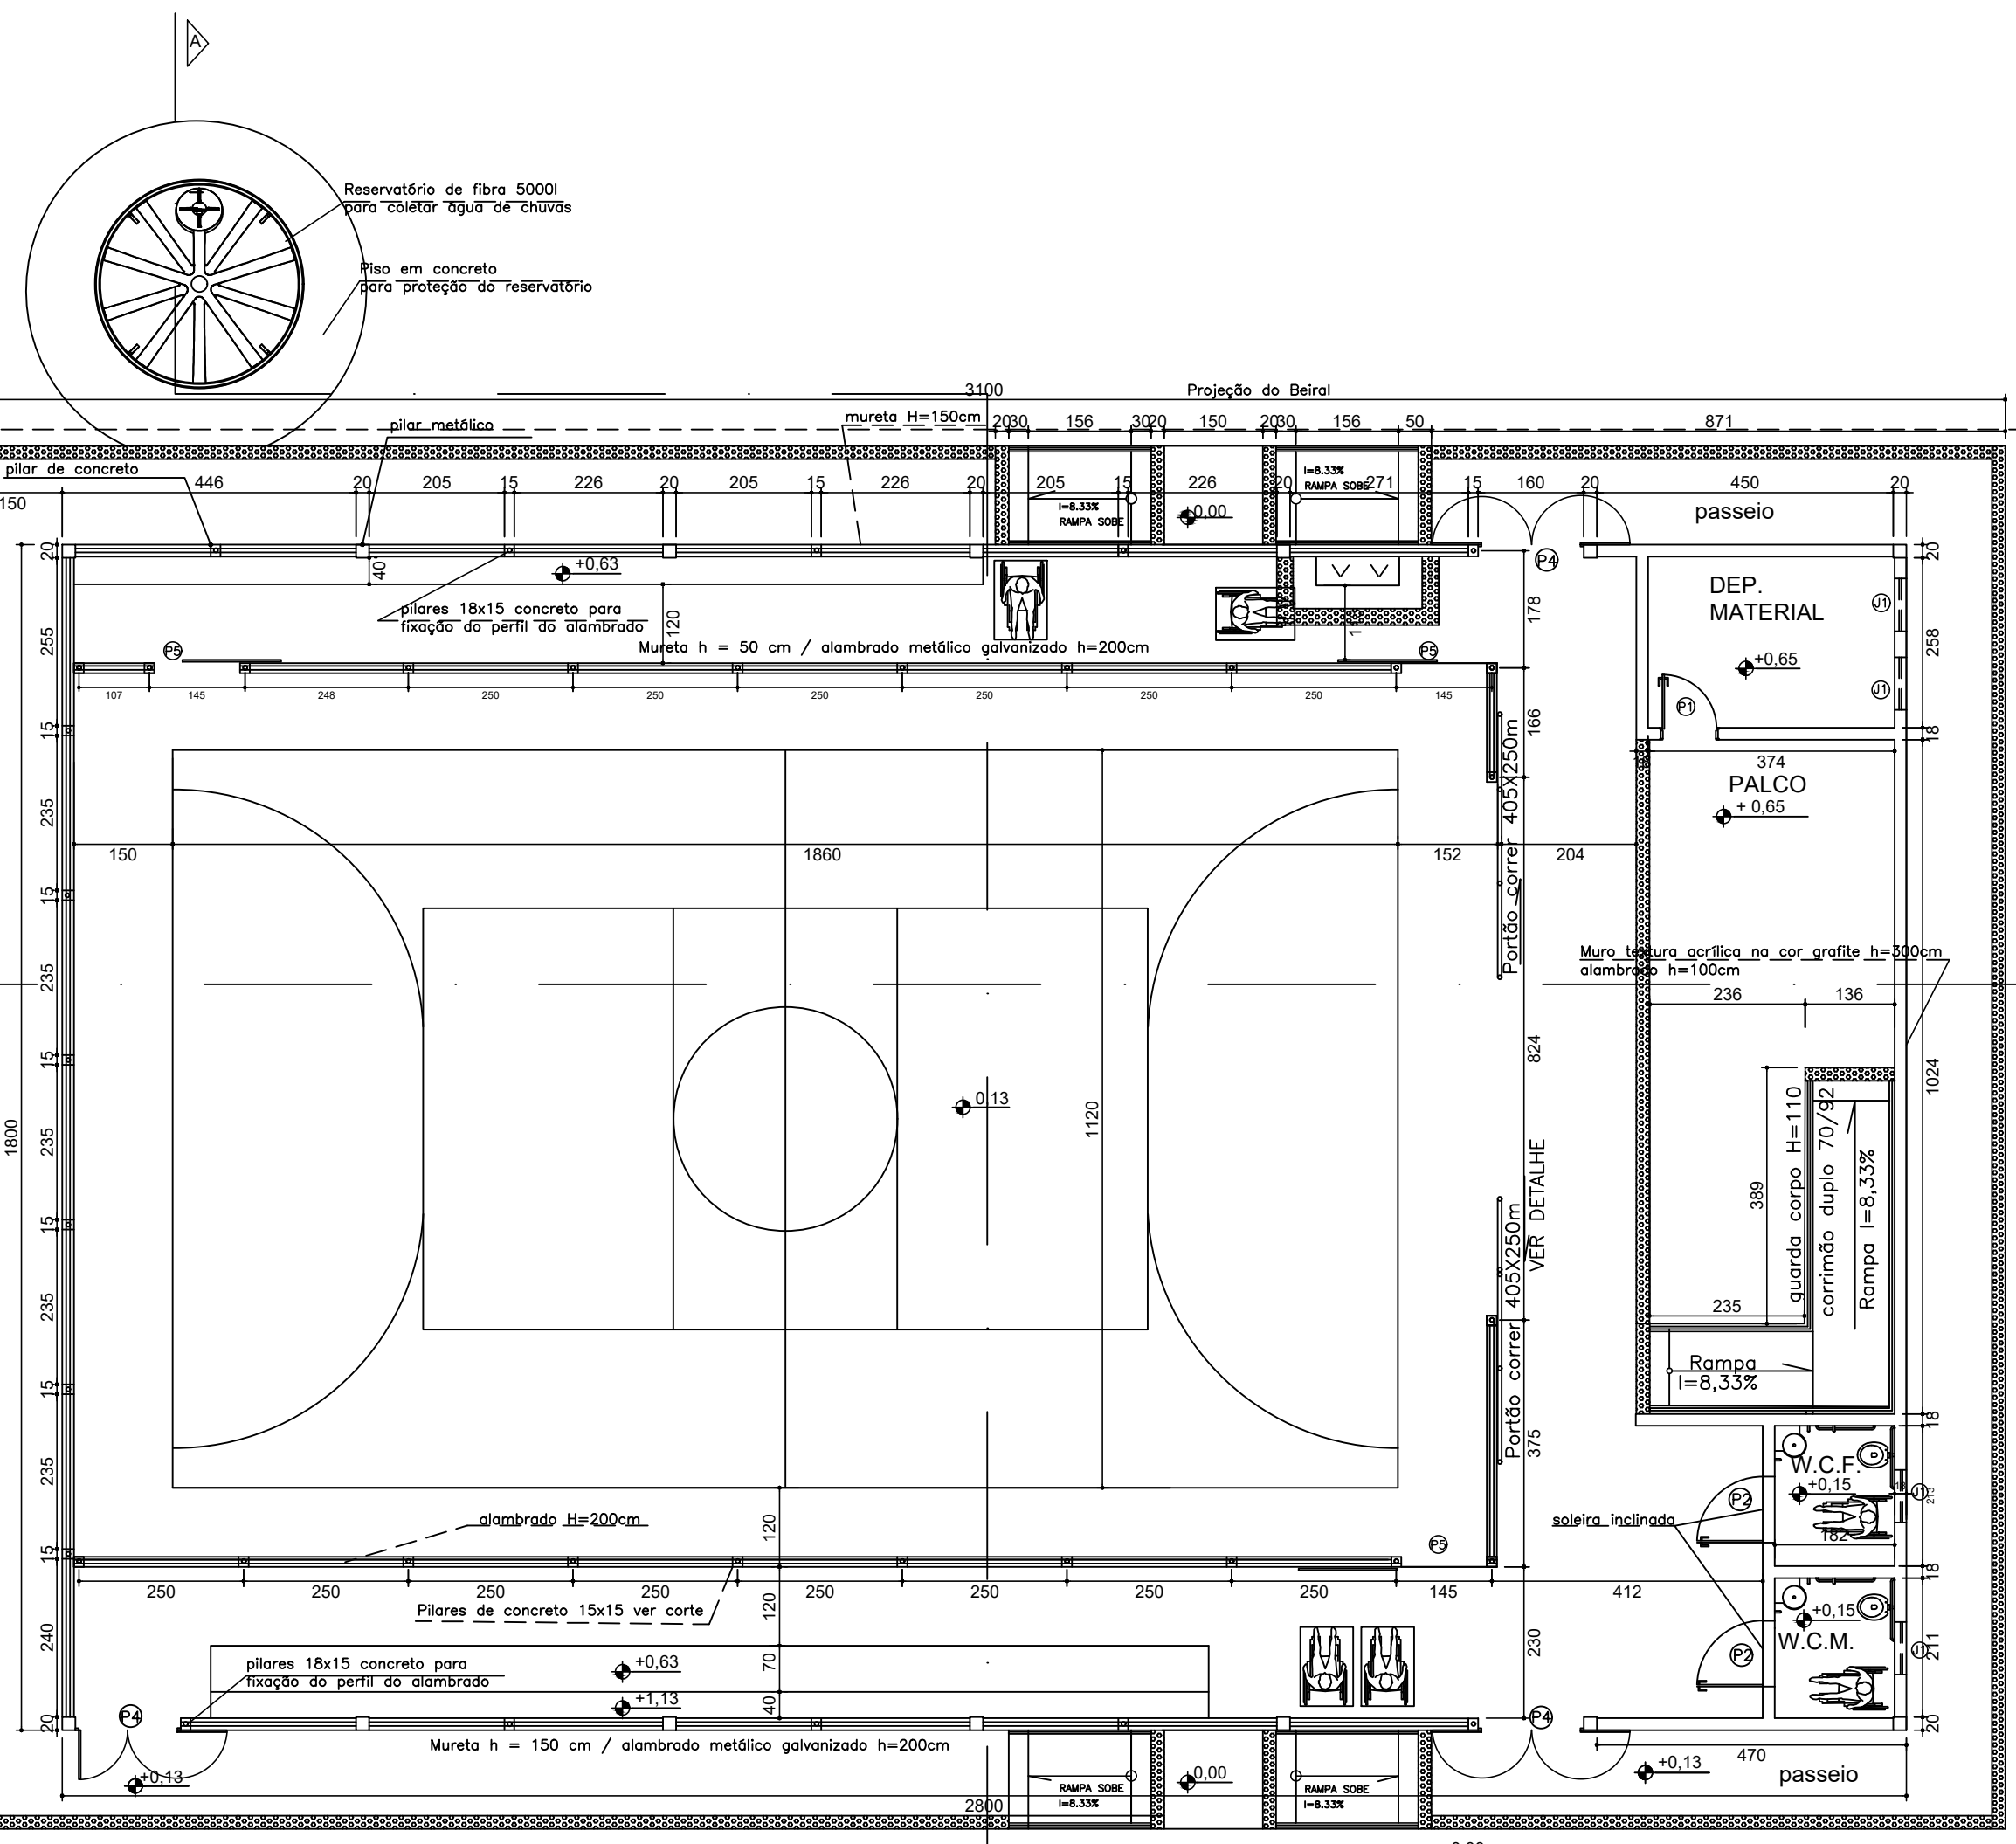

PLANTA QUADRA COBERTA 504,00 m2  
Escala 1/100  
OBS: As demarcações a serem executadas no piso não correspondem as medidas oficiais.

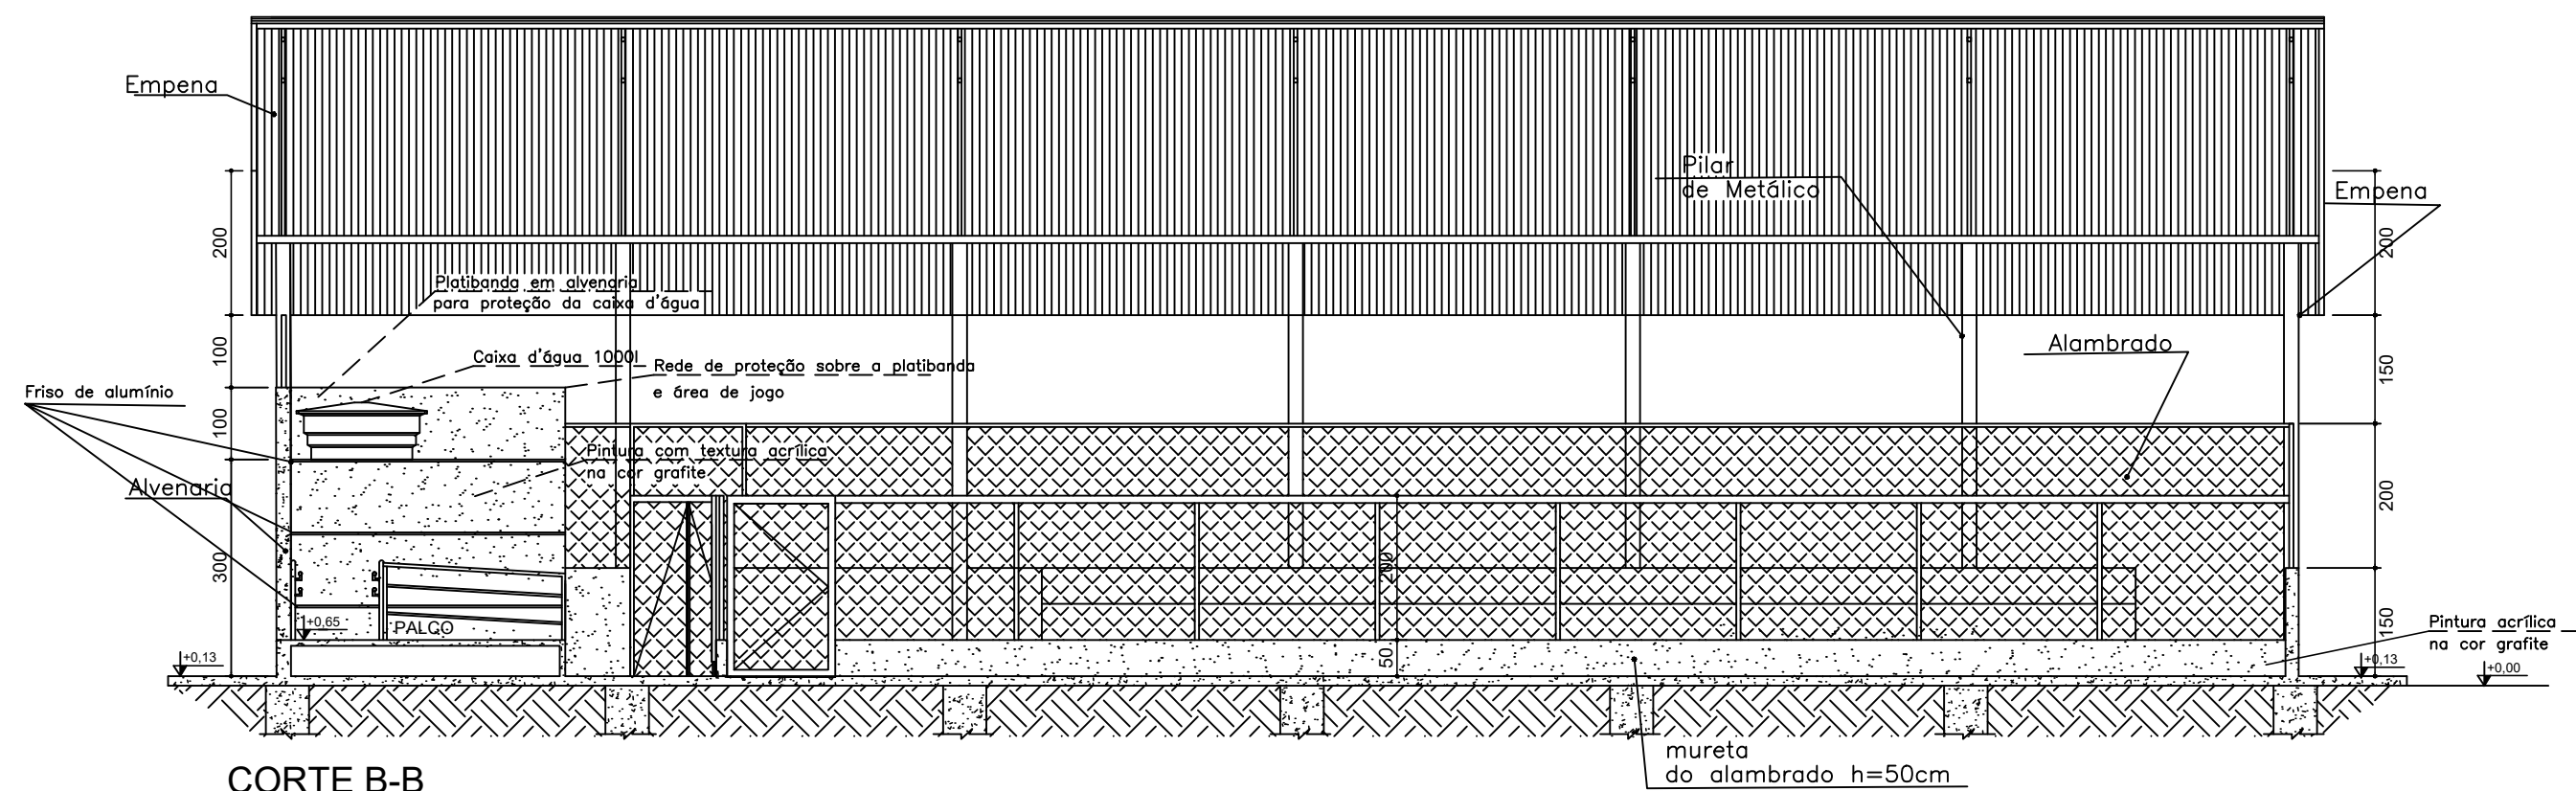

CORTE B-B  
Escala 1/100

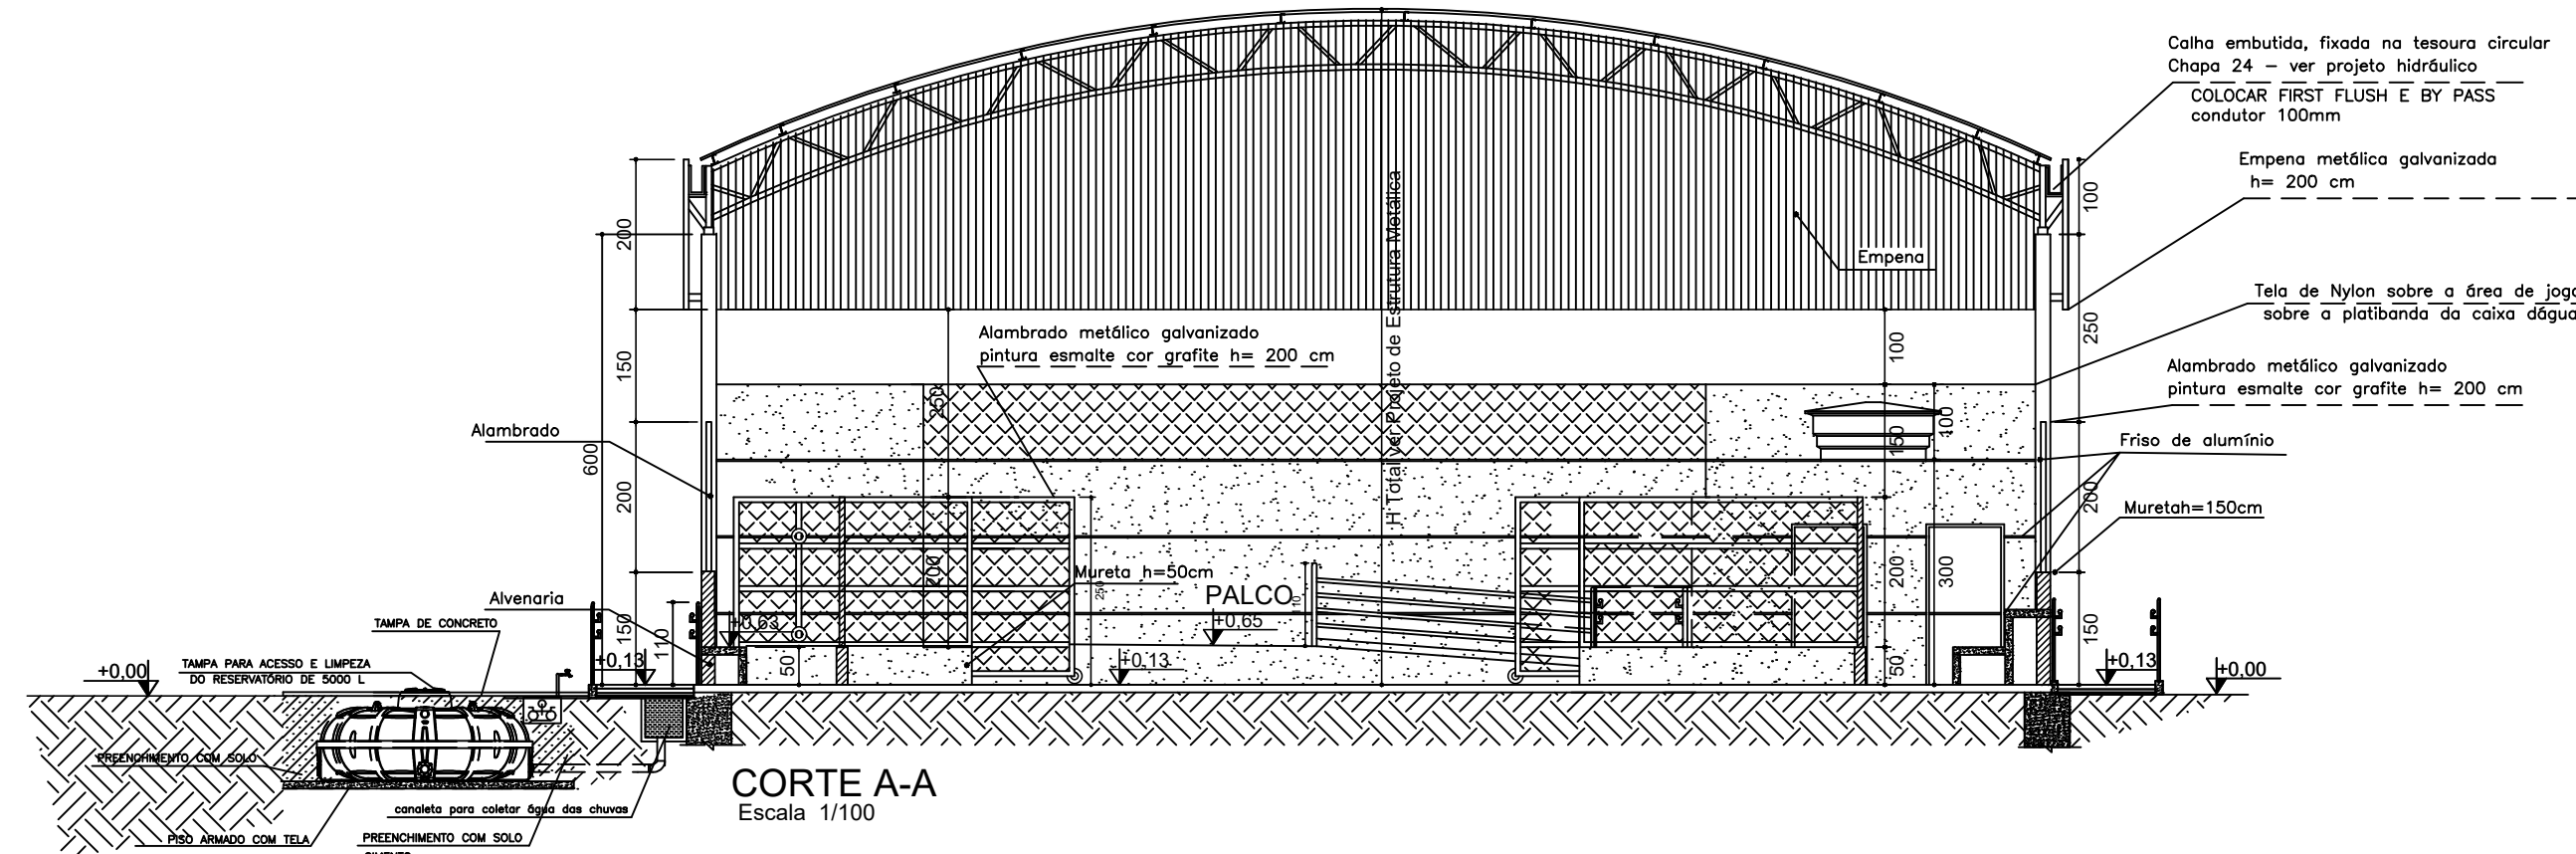

CORTE A-A  
Escala 1/100

| LEGENDA . ESQUADRIAS |                                     |
|----------------------|-------------------------------------|
| J1                   | 80 x 100 x 180cm - bascula          |
| P1                   | 80 x 210 - porta (metálica)         |
| P2                   | 100 x 210 - porta Pcd (metálica)    |
| P3                   | Não existente neste mod. de quadra  |
| P4*                  | 150 x 350 - portão(alambrado-abrir) |
| P5                   | 130 x 250 - portão(alambrado-abrir) |
| P6                   | 405 x 250 - portão(alambrado-abrir) |

\* Este portão deverá abrir 180°

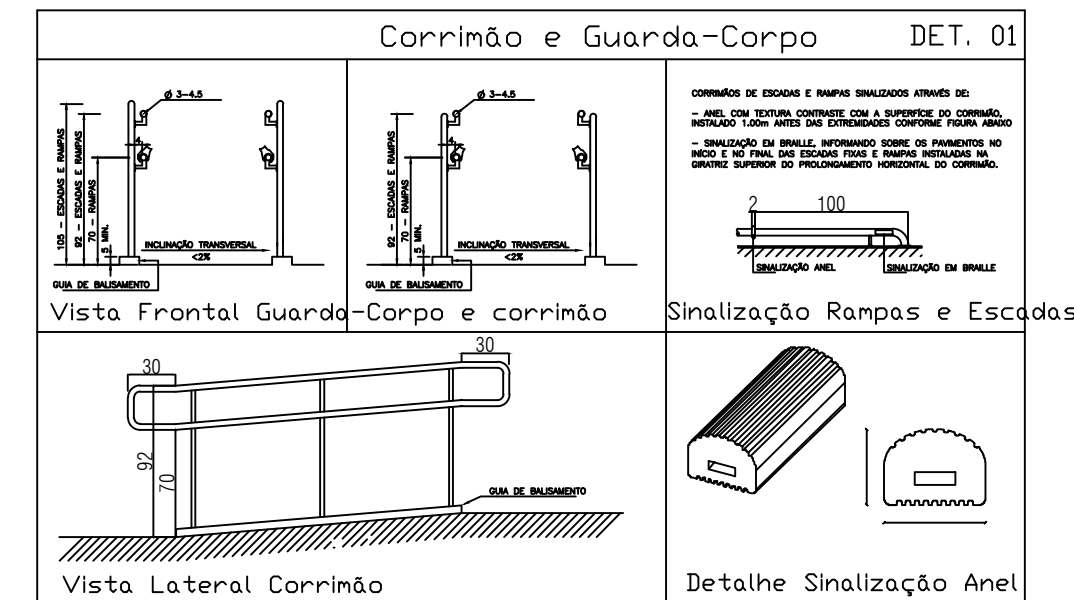


IMAGEM DO CORRIMÃO  
sem escala

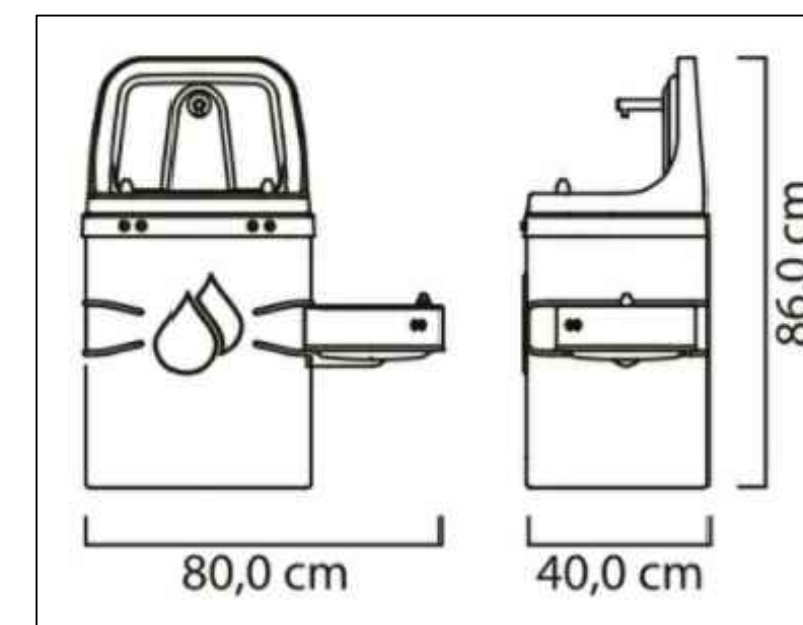


IMAGEM DO TIPO DE BEBEDOURO  
sem escala

## DIMENSÕES E PESOS:

- A** Altura total
- B** Diâmetro da boca de inspeção
- C** Diâmetro total


| Capacidade em litros | Dimensões em metros |      |      |
|----------------------|---------------------|------|------|
|                      | A                   | B    | C    |
| 310                  | 0,52                | 0,40 | 1,50 |
| 500                  | 0,65                | 0,40 | 1,15 |
| 1.000                | 0,80                | 0,40 | 1,48 |
| 1.750                | 0,95                | 0,40 | 1,65 |
| 2.500                | 1,13                | 0,40 | 1,68 |
| 2.500                | 1,21                | 0,40 | 1,80 |
| 3.000                | 1,29                | 0,40 | 1,90 |
| 5.000                | 1,51                | 0,40 | 2,25 |
| 10.000               | 1,95                | 0,40 | 2,78 |
| 15.000               | 2,30                | 0,40 | 3,20 |
| 20.000               | 2,83                | 0,40 | 3,17 |

1- Dimensões aproximadas.

2- Os Tanques até 2.000 L já vêm com Adaptador (Flange) instalado: 50 mm x 1½" no soldo.

3- Os Tanques a partir de 5.000 L já vêm com o Adaptador (Flange): 60 mm x 2" no soldo.

IMAGEM DO Dimensões e capacidade dos r  
sem escala

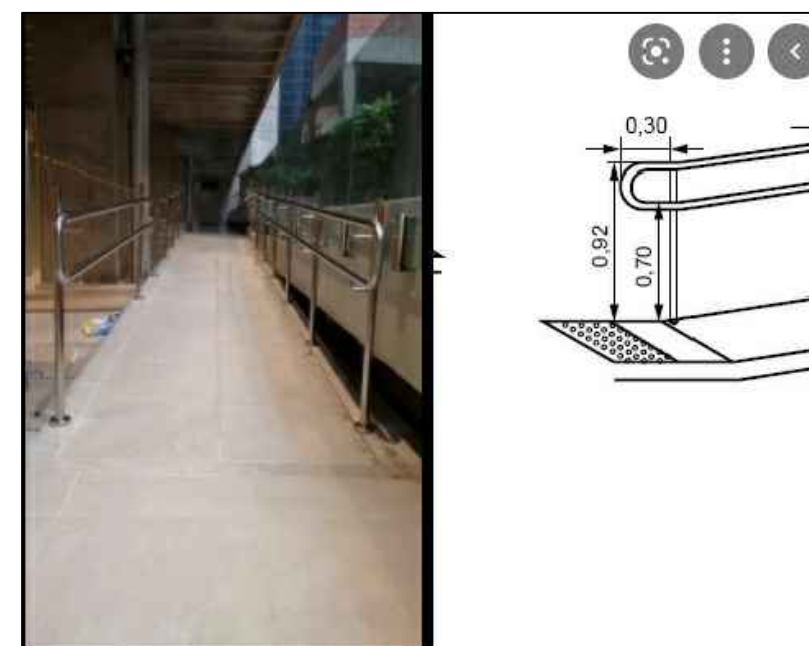

DET. RAMPA  
sem escala



IMAGEM DO TIPO DE PORTÃO  
sem escala

ELZIO MOTA  
DOURADO-08  
814112649

Assinado de forma  
digital por ELZIO MOTA  
DOURADO-08814112649  
Dados: 2021.11.17  
16:07:37 -03'00'

ANTONIO HENRIQUE  
SOUZA  
SANTANA:08032672664

Assinado de forma digital por  
ANTONIO HENRIQUE SOUZA  
SANTANA:08032672664  
Dados: 2021.11.19 14:53:40  
-03'00'

SECRETARIA DE EDUCAÇÃO DO ESTADO

SUPERINTENDÊNCIA DE INFRAESTRUTURA ESCOLAR

DIRETORIA DE GESTÃO DE REDE FÍSICA

PROJETO: QUADRA COBERTA 504,00 m2

PLANTA BAIXA, CORTE A-A, B-B E DETALHES

OBS: TODAS AS MEDIDAS DEVERÃO SER CONFERIDAS NO LOCAL

PRANCHA: 1/1

DATA: OUT / 2021

